




PLANTA BAIXA
ESCALA: 1:50

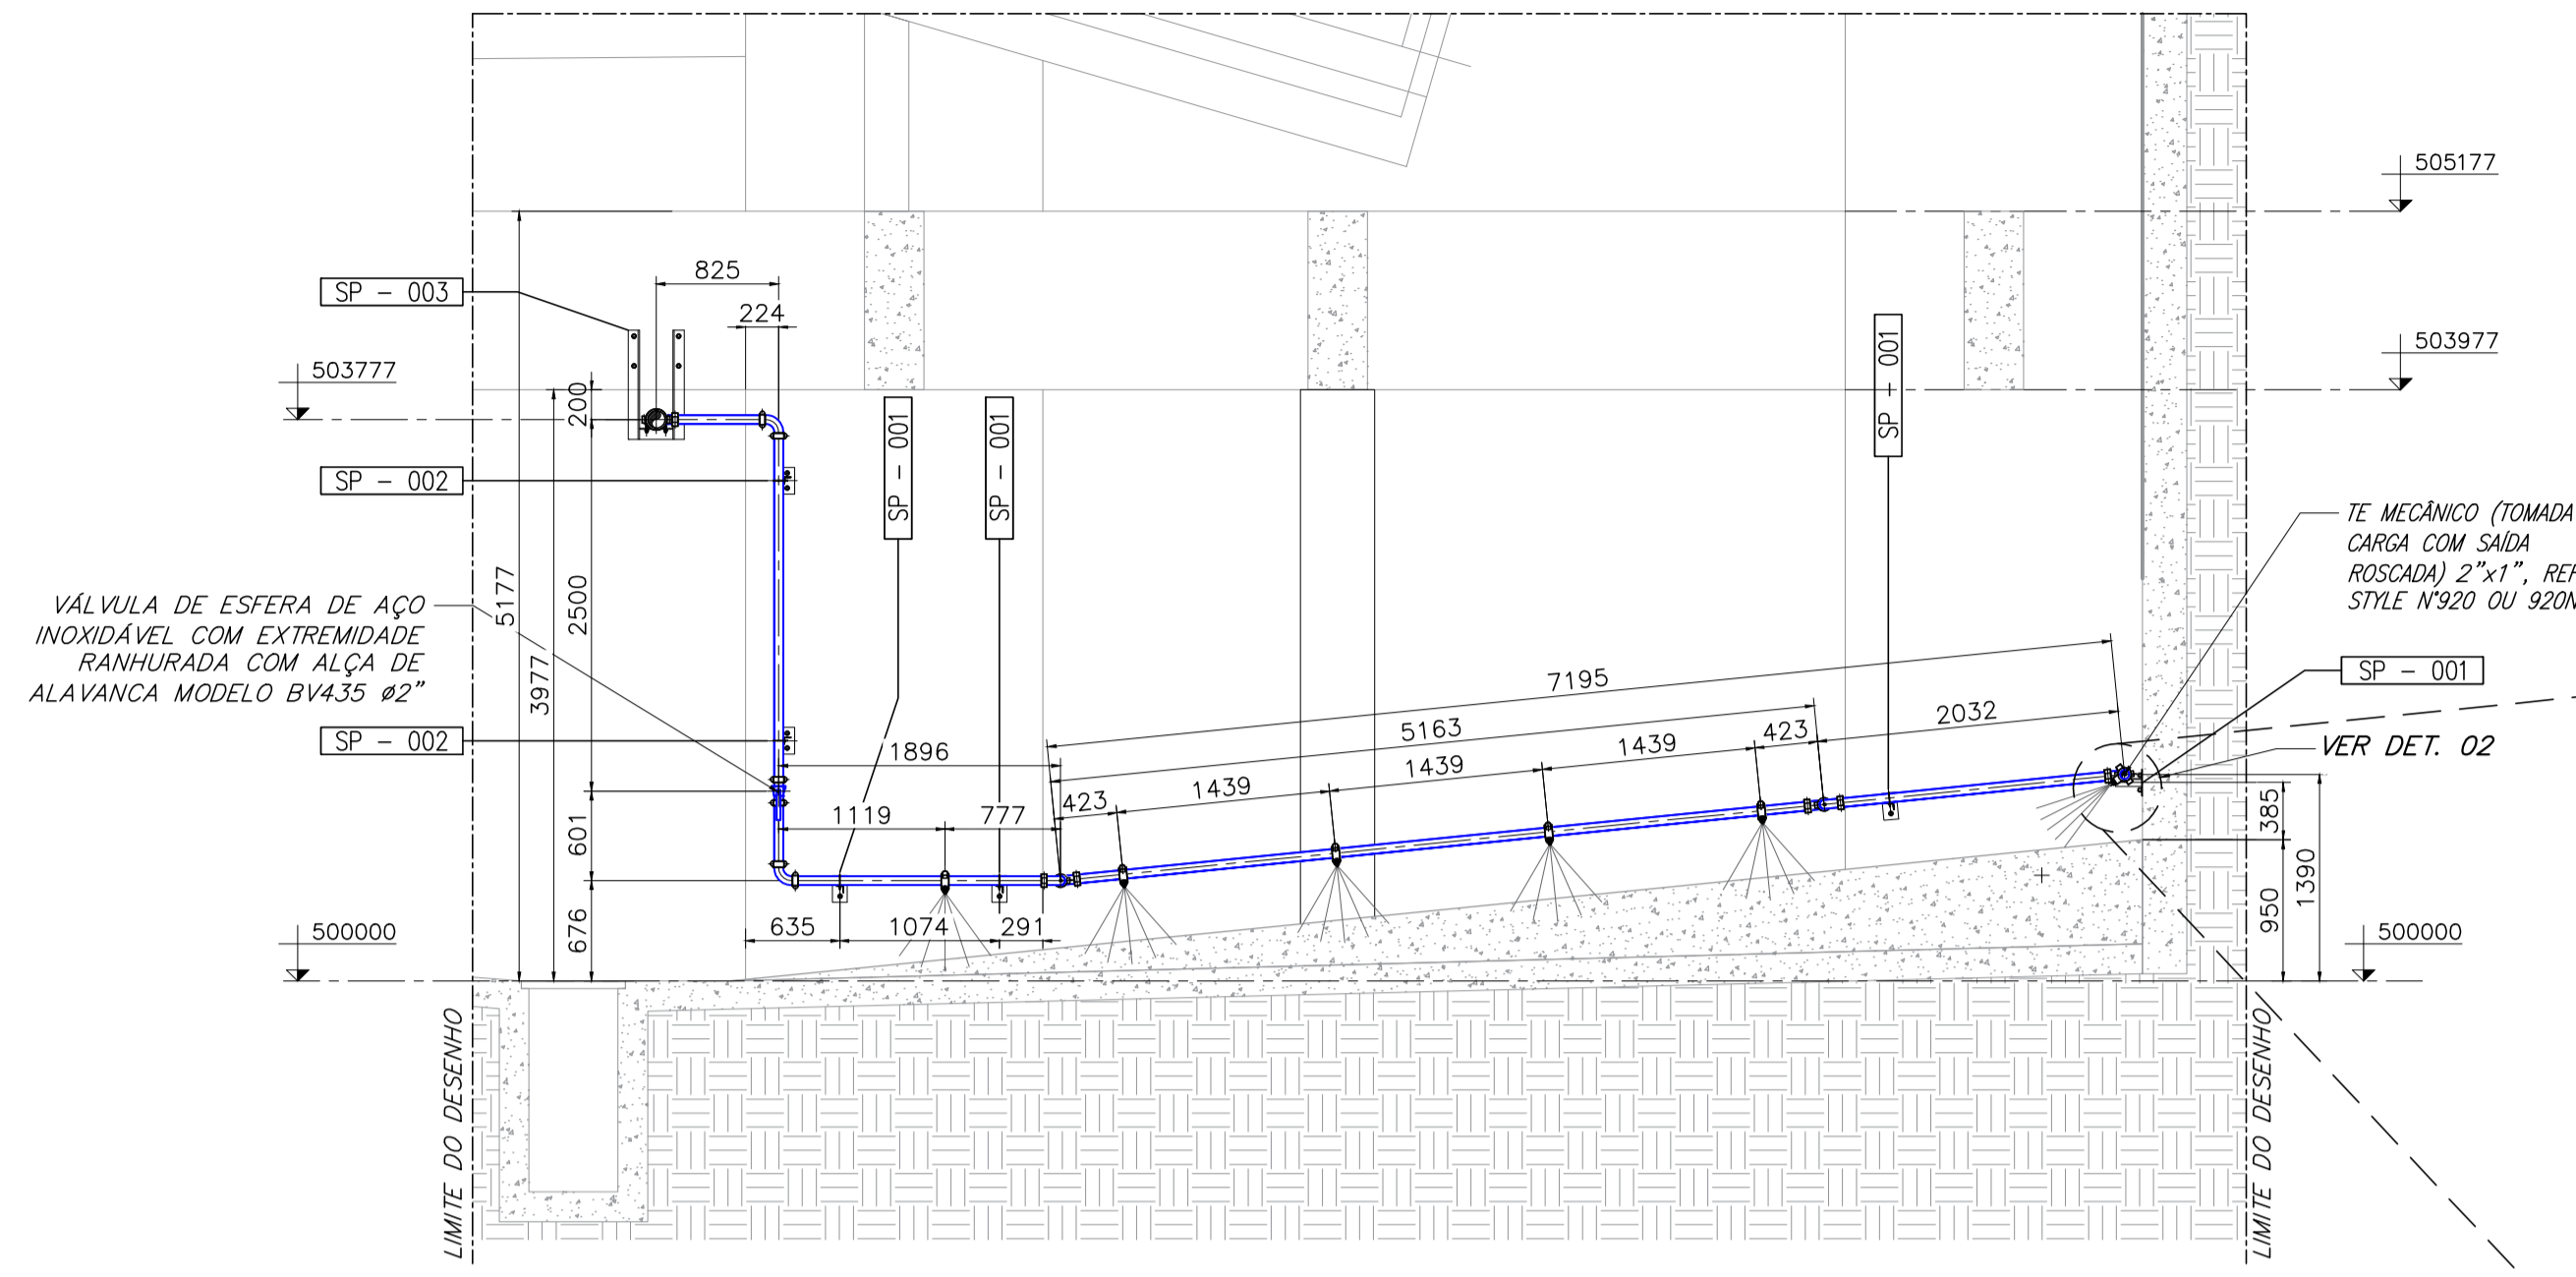


CORTE A-A
ESCALA: 1:50

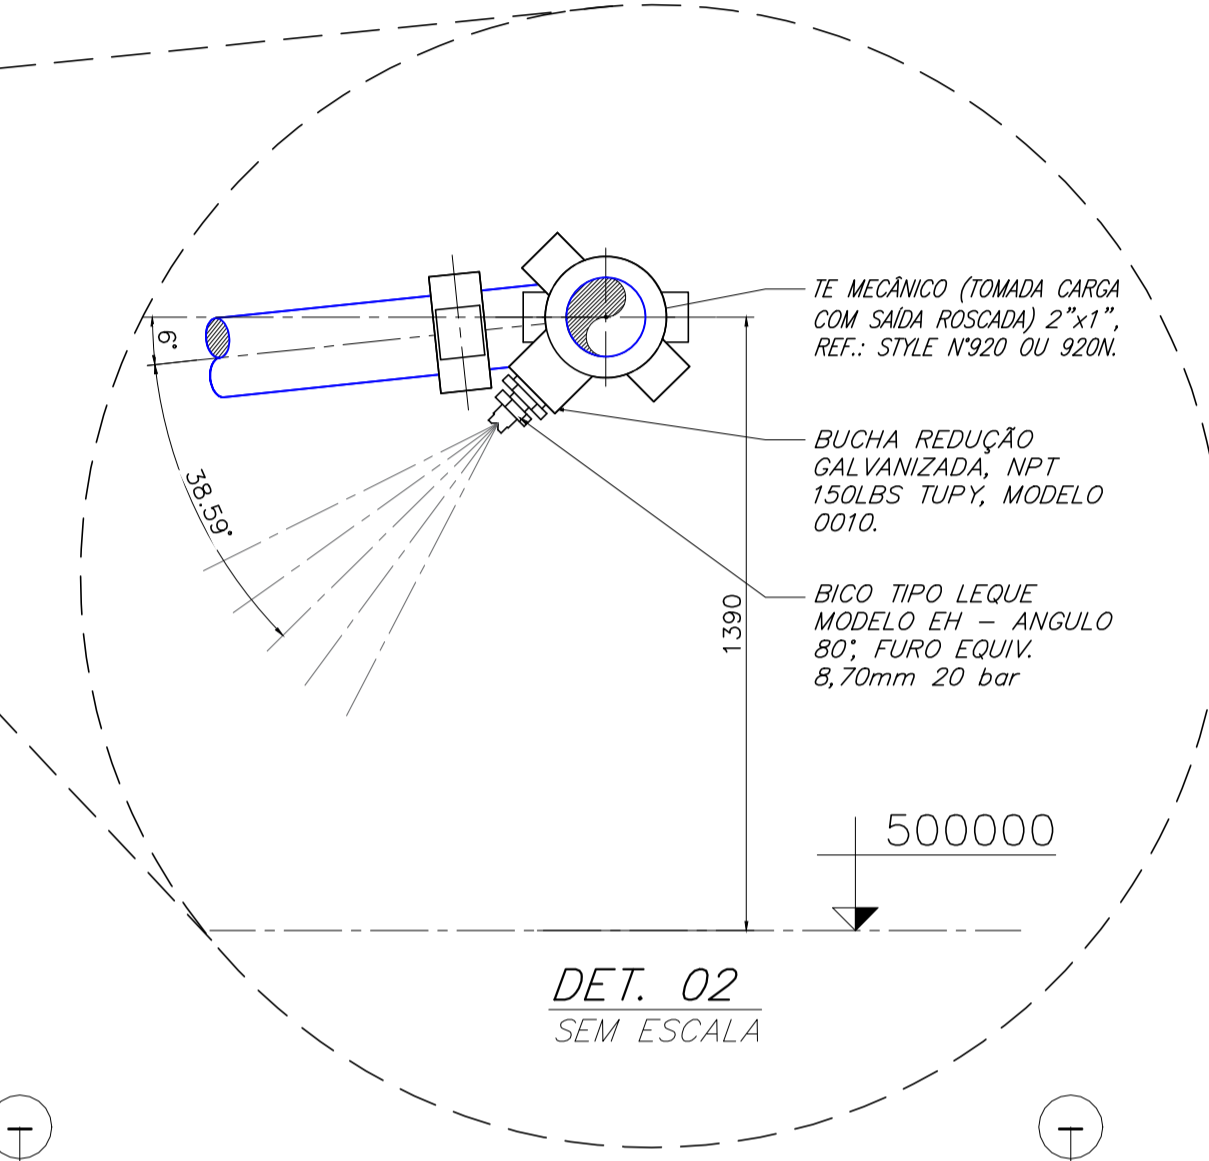


DET. 02
SEM ESCALA

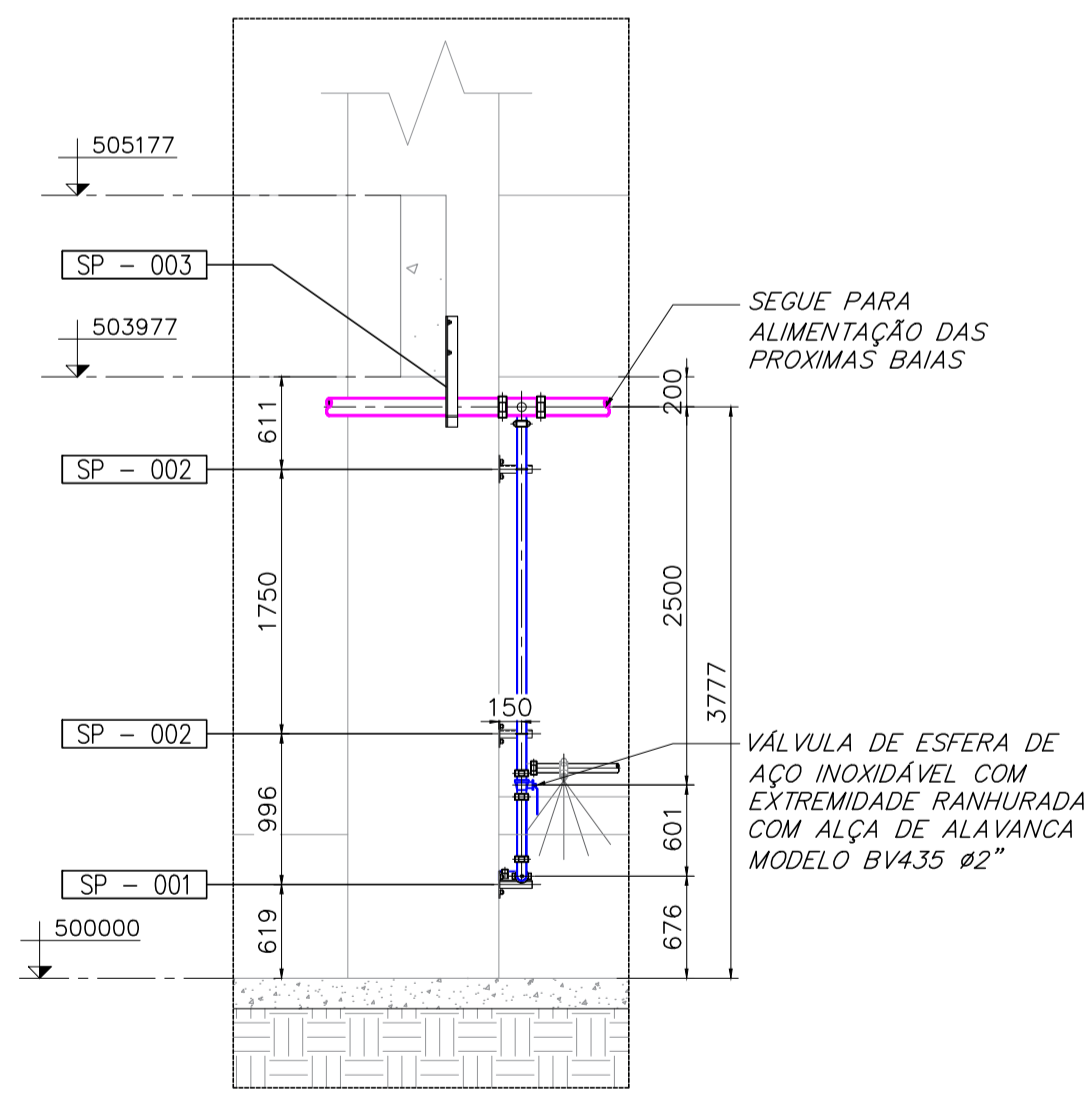

DET. 01
ESCALA: 1:50

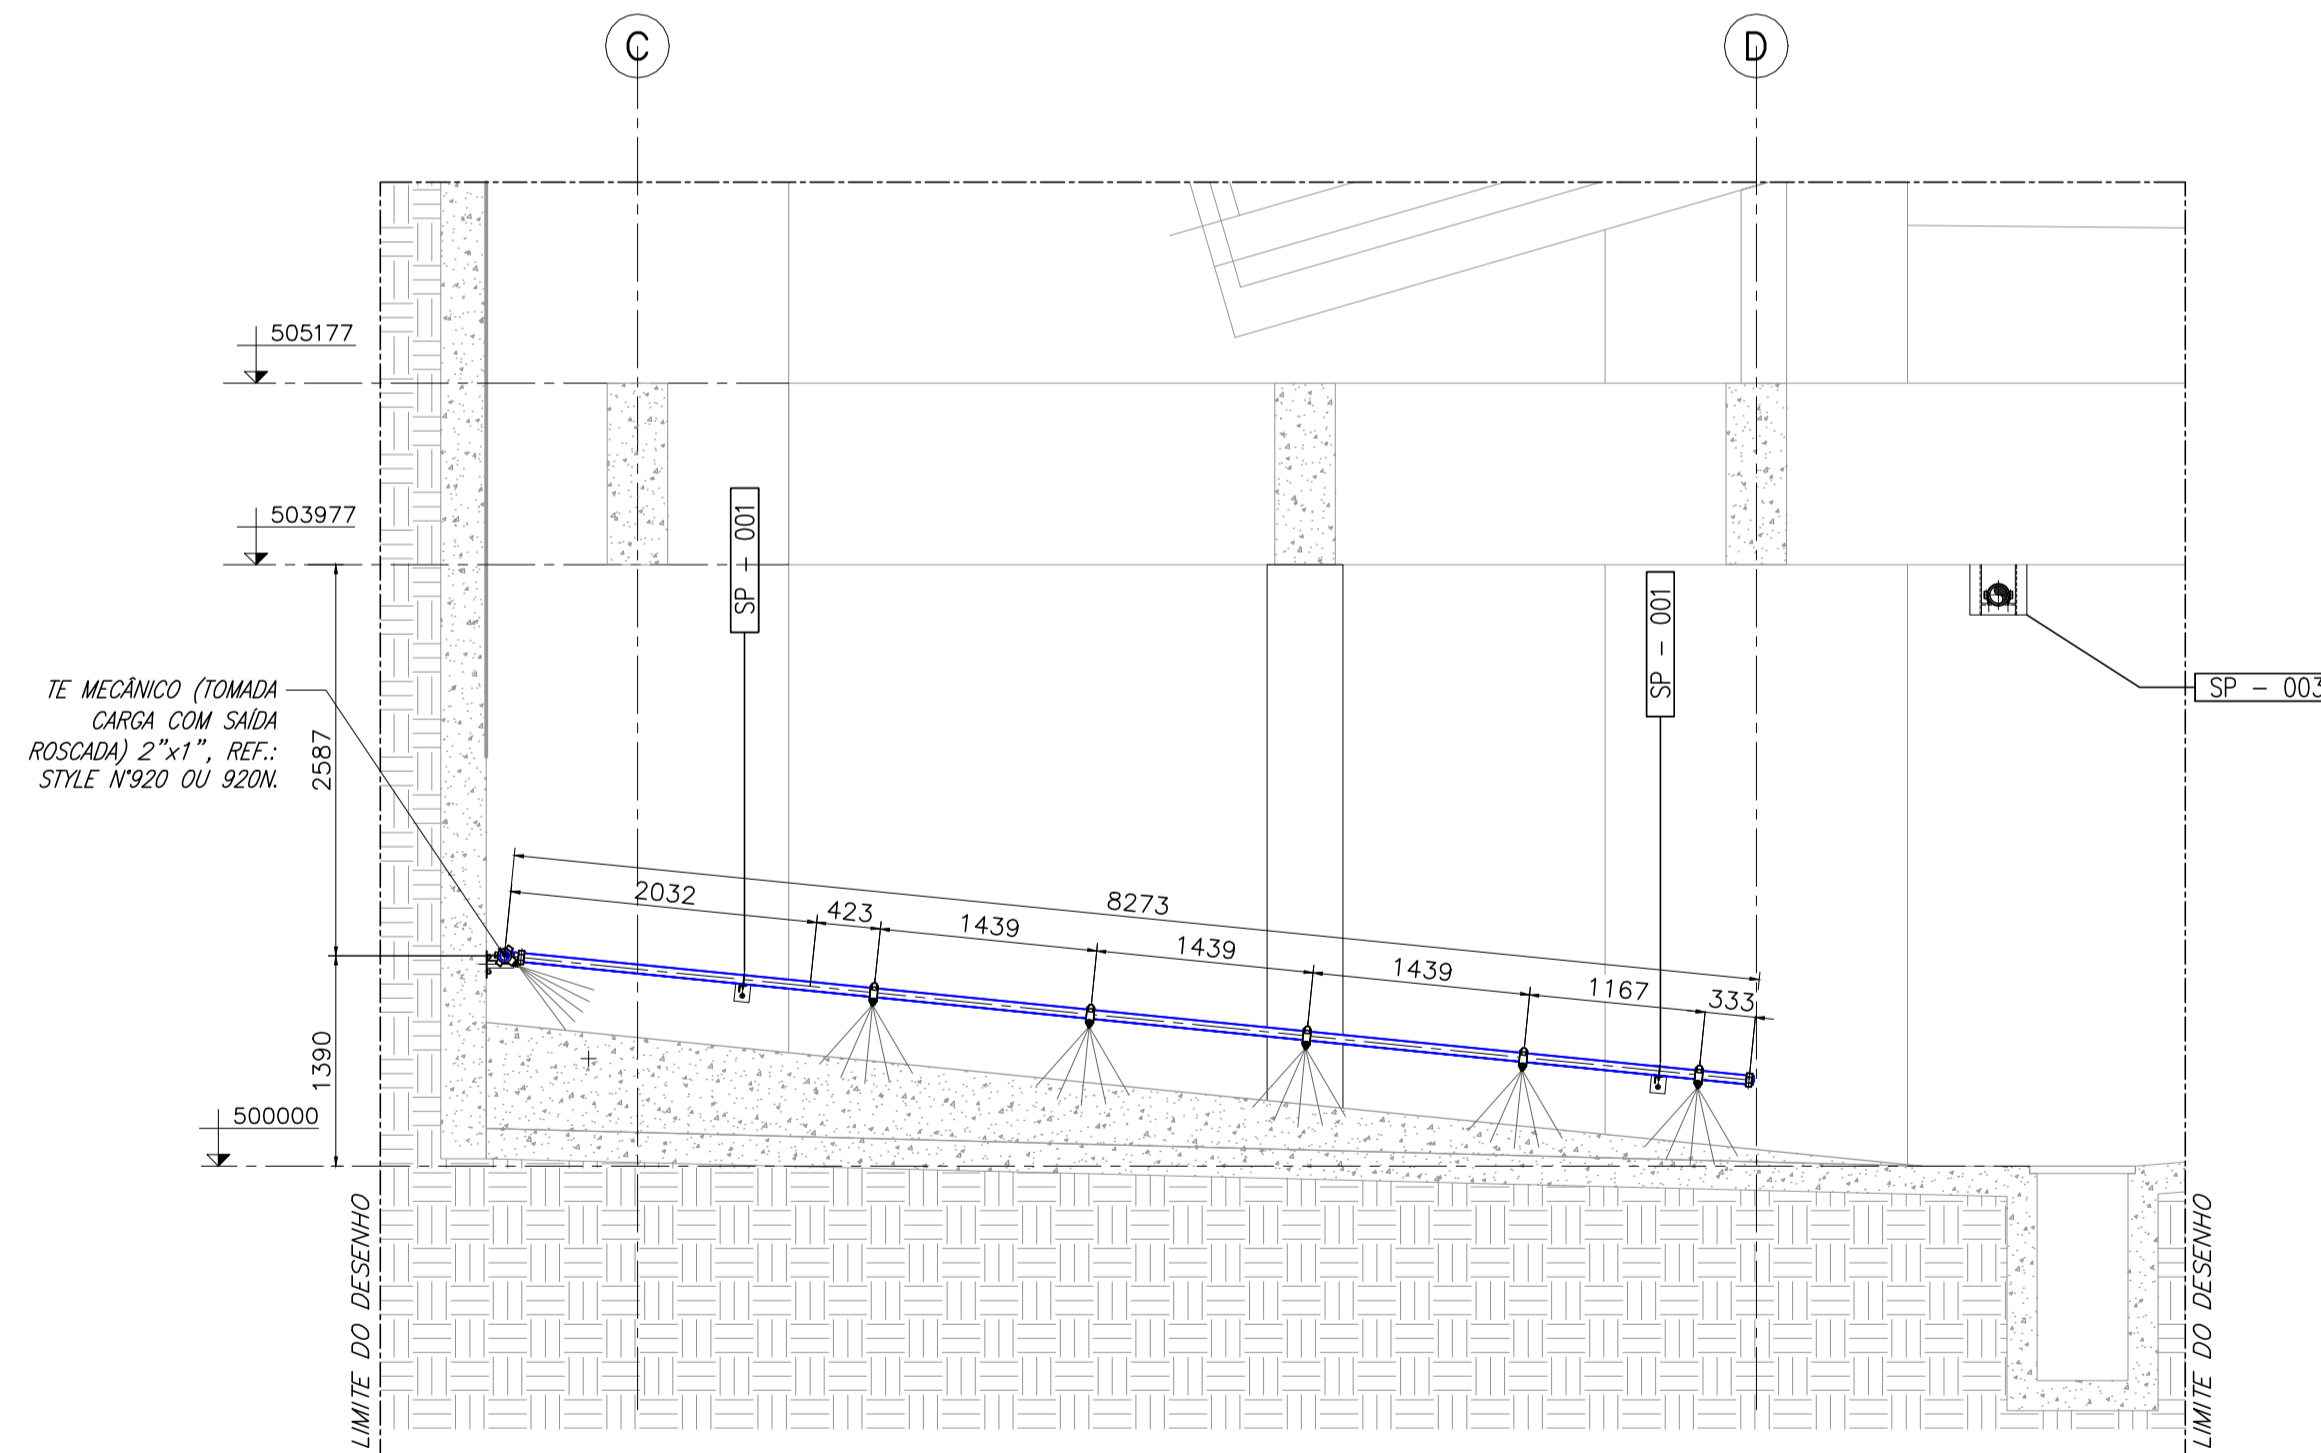

CORTE B-B
ESCALA: 1:50

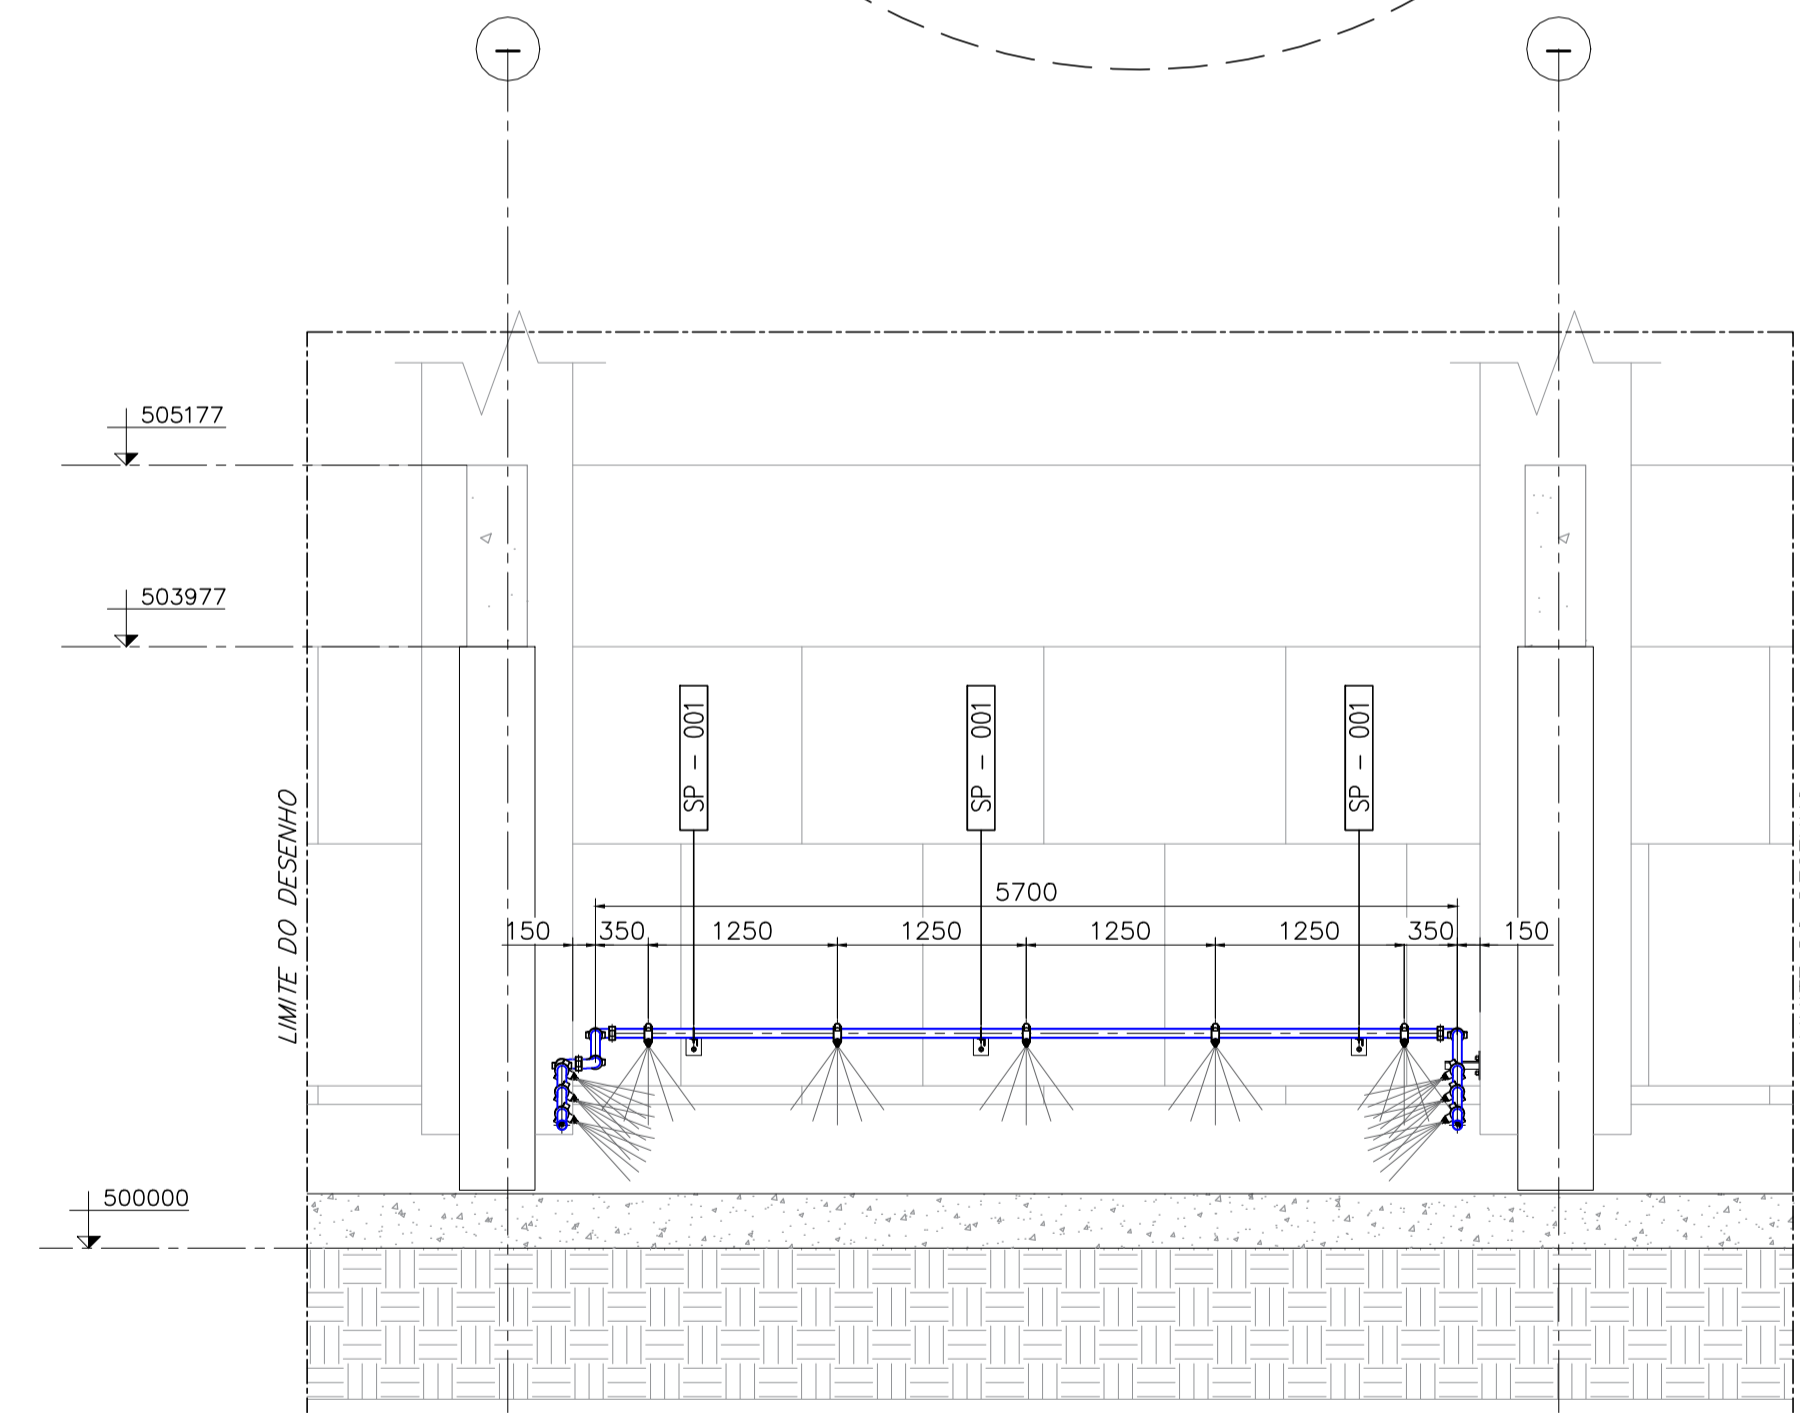

CORTE C-C
ESCALA: 1:50

NOTAS

DOCUMENTOS DE REFERÊNCIA

INSTRUÇÕES P/ PLANEJAMENTO	COR	ESPESSURA
COR. N.º 8	005	
WHITE	0.1	
YELLOW	0.1	
GREEN	0.2	
CYAN	0.3	
BLUE	0.4	
RED	0.6	
MAQUETA	0.8	

REV.	T.E.	DESCRIÇÃO	PROJ.	DES.	VER.	APR.	AUT.	DATA
0	E	PARA CONSTRUÇÃO	MMV	MMV	SDM	PVL	PVL	15/06/23
REVISÕES								
T.E.	(A) PRELIMINAR	(C) PARA CONHECIMENTO	(E) PARA CONSTRUÇÃO	(G) CONFORME CONSTRUÍDO				
TIPO DE EMISSÃO	(B) PARA APROVAÇÃO	(D) PARA COTAÇÃO	(F) CONFORME COMPRADO	(H) CANCELADO				

				CLASSIFICAÇÃO	
				USO INTERNO	
PROJETO SISTEMA DE DRENAGEM PENEIRAMENTO SECUNDARIO				Nº DO PROJETO	Nº DA SE
PROJETO DETALHADO PENEIRAMENTO / CLASSIFICACAO PENEIRAMENTO SECUNDARIO SISTEMA DE DRENAGEM ASPESORES PARA LAVAGEM TERREO PLANTA BAIXA E CORTES BAIA 01				SE-GIMCN2335	-
ESCALA	Nº CONTRATADA	Nº VALE	REVISÃO		
1:50	-	1310KN-T-88025	0		